

1 PLANTA BAIXA RPCI-S  
ESCALA 1/75

LEGENDA E REPRESENTAÇÕES

REPRESENTAÇÃO	DESCRIÇÃO	DET. Nº
01 SAÍDA	PLACA AUTÔNOMA DE SINALIZAÇÃO DE ABANDONO DE LOCAL, FIXAÇÃO H=250CM, 30 LÚMENS, AUTONOMIA MÍNIMA 1H, LED, 3W, DIMENSÕES 25X16CM QUANDO NÃO INDICADO. CONFORME ART. 19 DA IN013, AS PLACAS DEVEM SER ALIMENTADAS POR TOMADA EXCLUSIVA	01
02	MÓDULO AUTÔNOMO LED DE ILUMINAÇÃO DE EMERGÊNCIA, 100 LÚMENS, 3W, AUTONOMIA MÍNIMA DE 1 HORA, H= 220CM. CONFORME ART. 16 DA IN011, O MÓDULO DEVE ESTAR LIGADO A UMA TOMADA EXCLUSIVA E ESTA DEVE ESTAR IDENTIFICADA	02
03	EXTINTOR PQS 4KG - 2-A-20-B:C	03
04	MÓDULO AUTÔNOMO LED DE ILUMINAÇÃO DE EMERGÊNCIA, 100 LÚMENS, 3W, AUTONOMIA MÍNIMA DE 1 HORA, H= TETO. CONFORME ART.16 DA IN011, O MÓDULO DEVE ESTAR LIGADO A UMA TOMADA EXCLUSIVA A ESTA DEVE ESTAR IDENTIFICADA	02




MÓDULO AUTÔNOMO DE SINALIZAÇÃO DE ABANDONO (SAL), LED, 30 LÚMENS, 1.3W, AUTONOMIA MÍNIMA DE 1HORAS. DIMENSÕES INDICADAS EM PROJETO.

DETALHE 01 SEM ESCALA



MÓDULO AUTÔNOMO DE ILUMINAÇÃO DE EMERGÊNCIA, COM 30 LED'S OU MENOS, 100 LÚMENS, 3W, AUTONOMIA MÍNIMA DE 1HORAS

DETALHE 02 SEM ESCALA

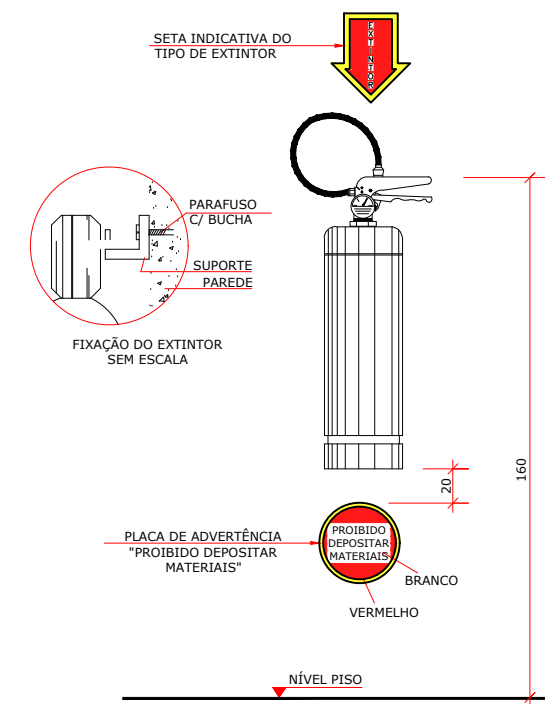

DETALHE 03: EXTINTOR DE PAREDE SEM ESCALA



Tipo  
**RELATÓRIO PREVENTIVO CONTRA INCÊNDIO**  
CAPELA MORTUÁRIA RIO BRAVO ALTO

Escala	Metragem	Data
Indicada	Área: 69.75m²	Maiio/2023
Conteúdo	Responsável projeto	

Projeto;  
Legendas;  
Notas;  
Carolina Stüepf Heidemann  
Engenheira Civil - CREA/SC 177.041-9

Proprietário  
Município de Santa Rosa de Lima/SC  
CNPJ: 82.926.593/0001-86

Escritório  
Duo Arquitetura e Engenharia - @duoarqeng  
(48) 99664-7562 ou (48) 99665-3708

Endereço da obra  
Folha

Estrada Geral Rio Bravo Alto, Rio Bravo Alto, Santa Rosa de Lima/SC

01  
01